

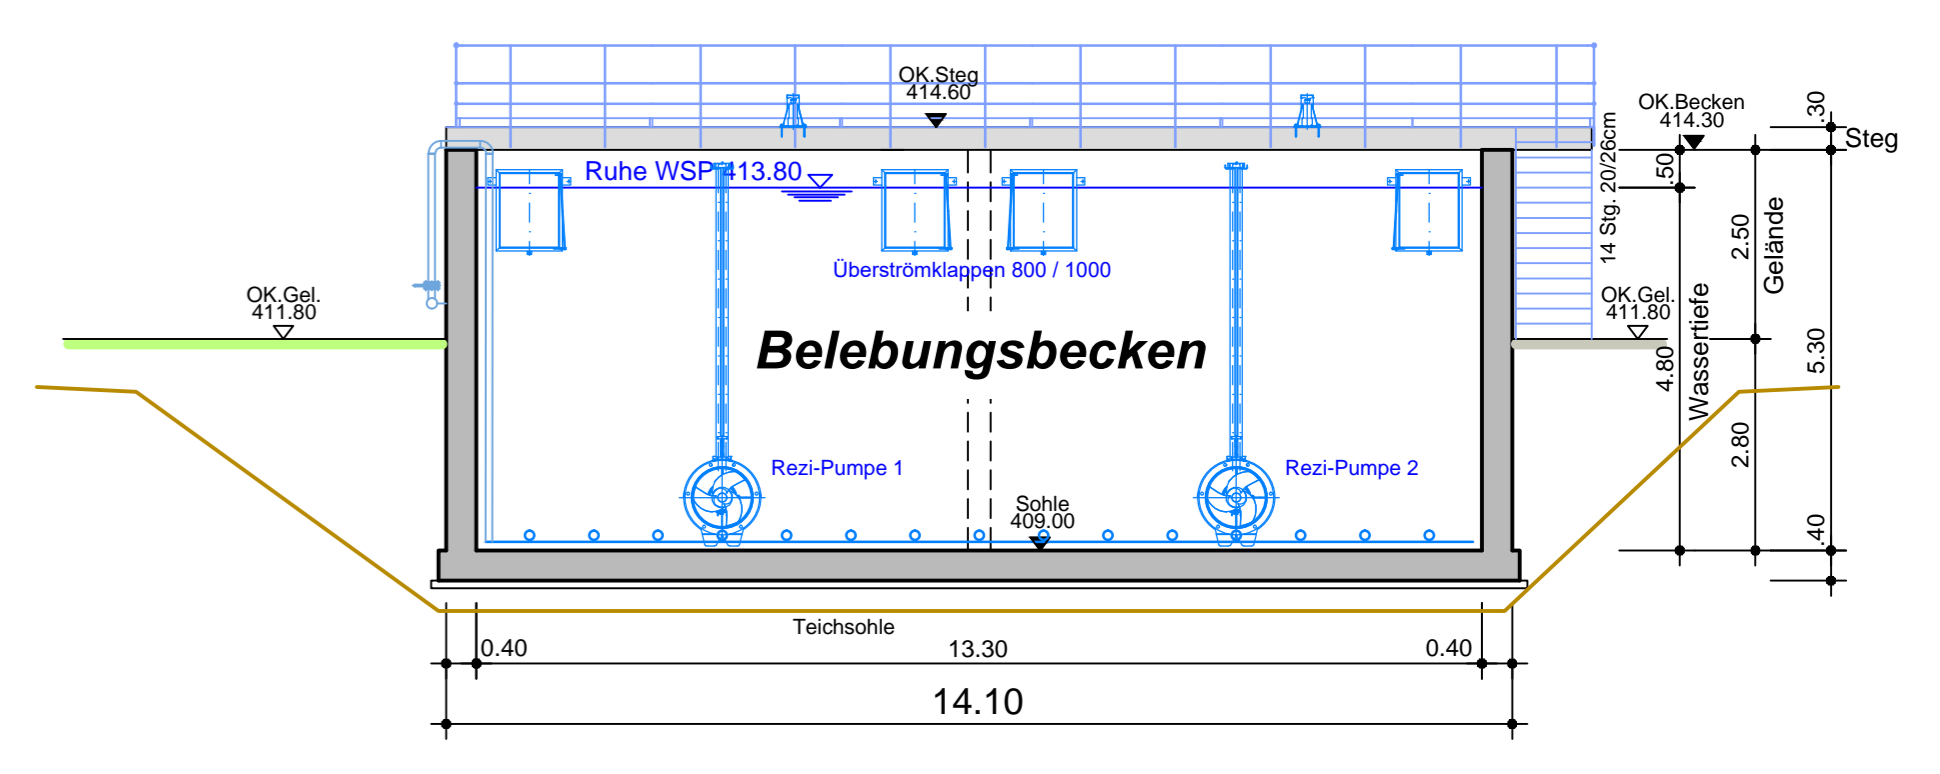
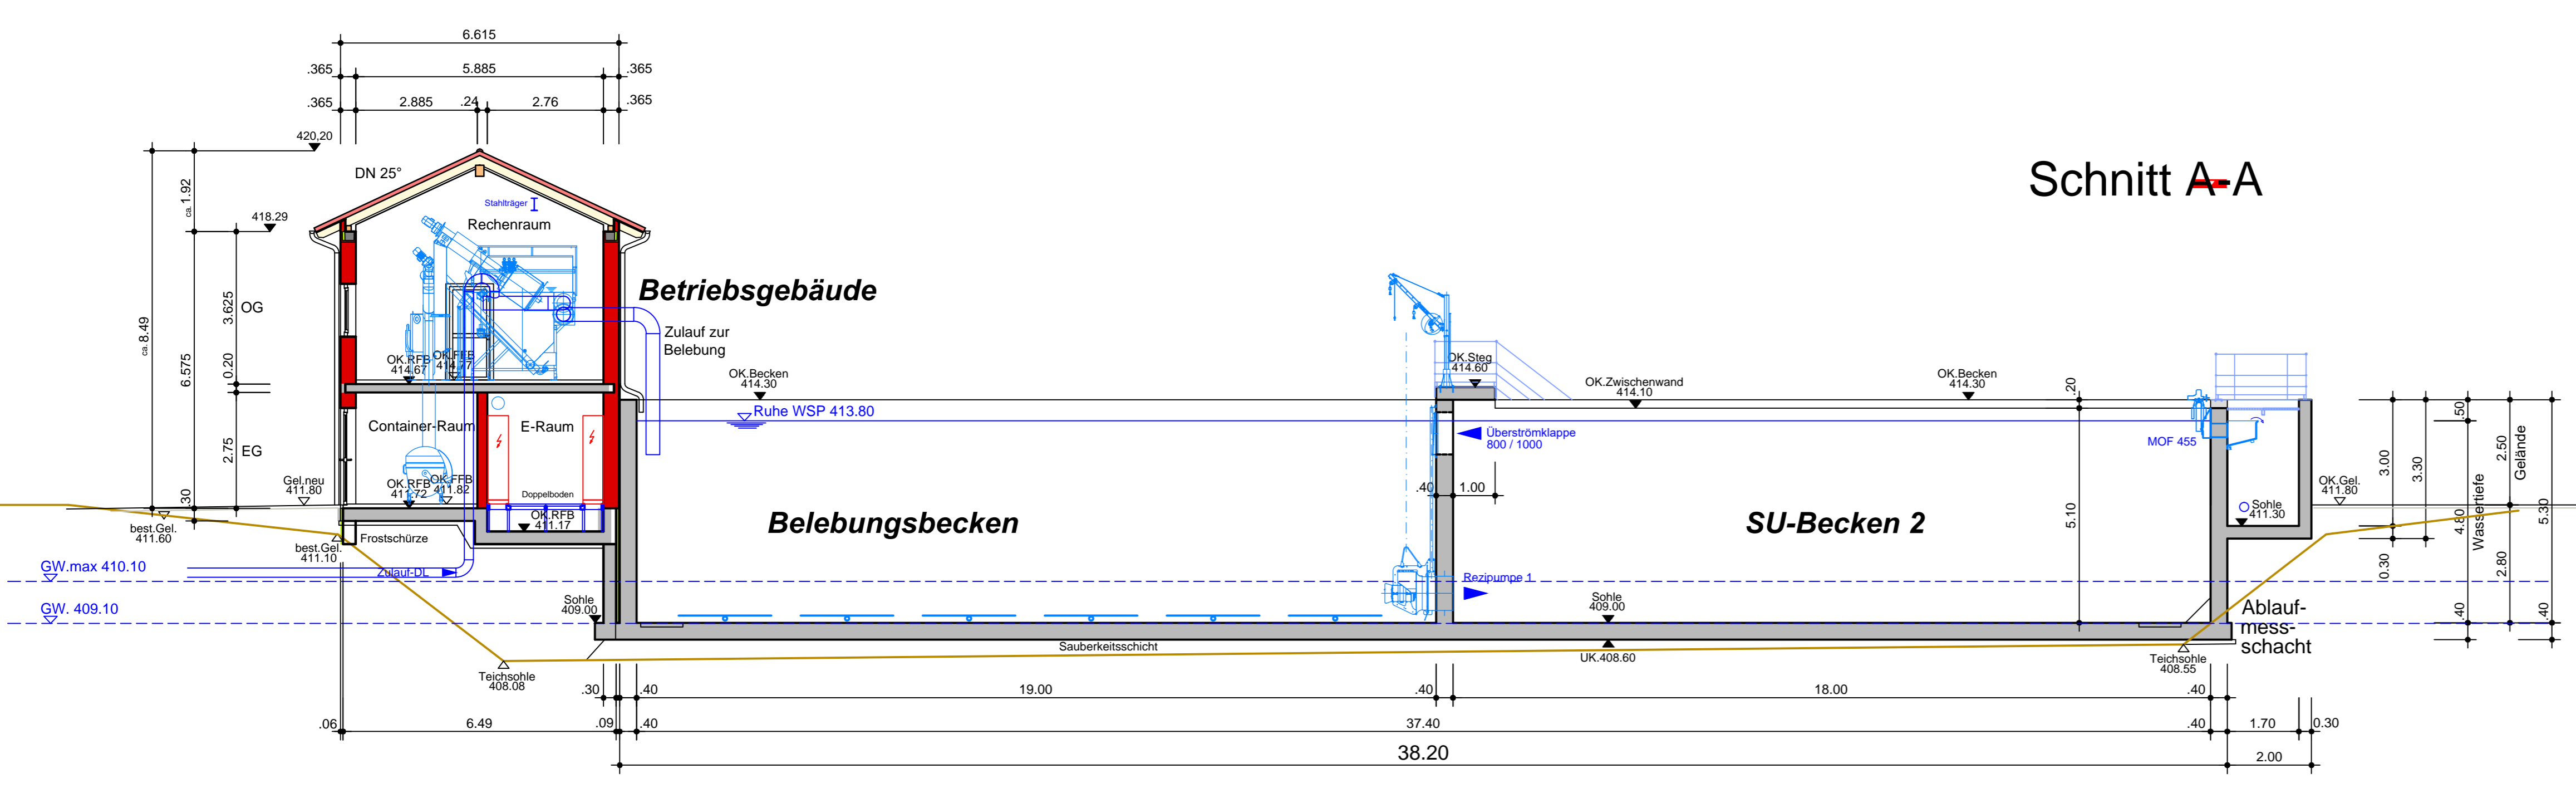


Schnitt A-A

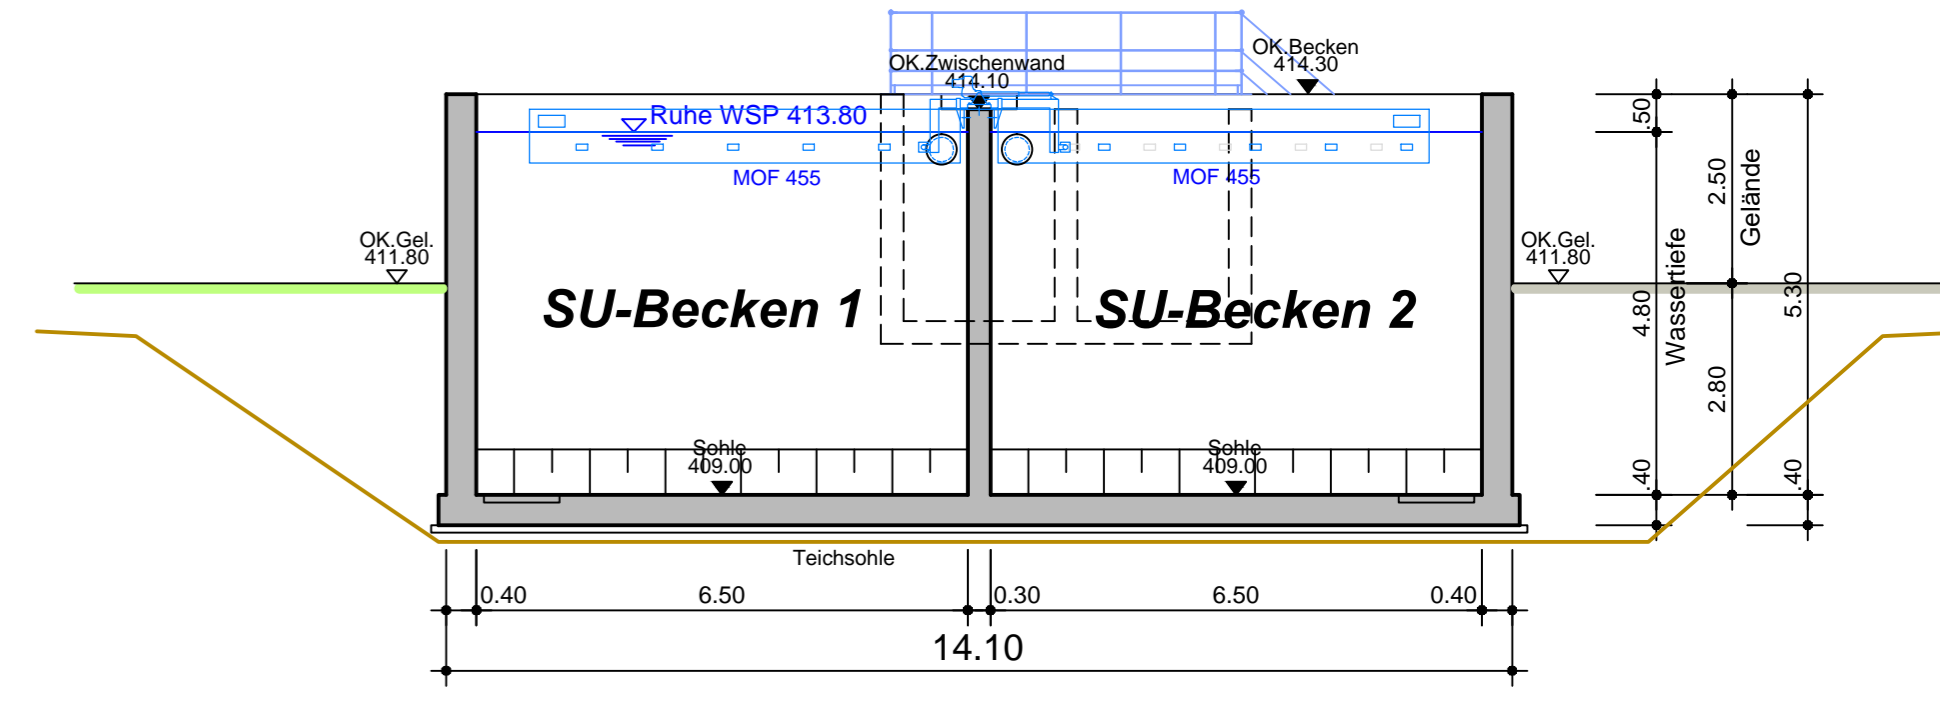




Schnitt C-C

OG Betriebsgebäude / Draufsicht BIOCOS-Becken

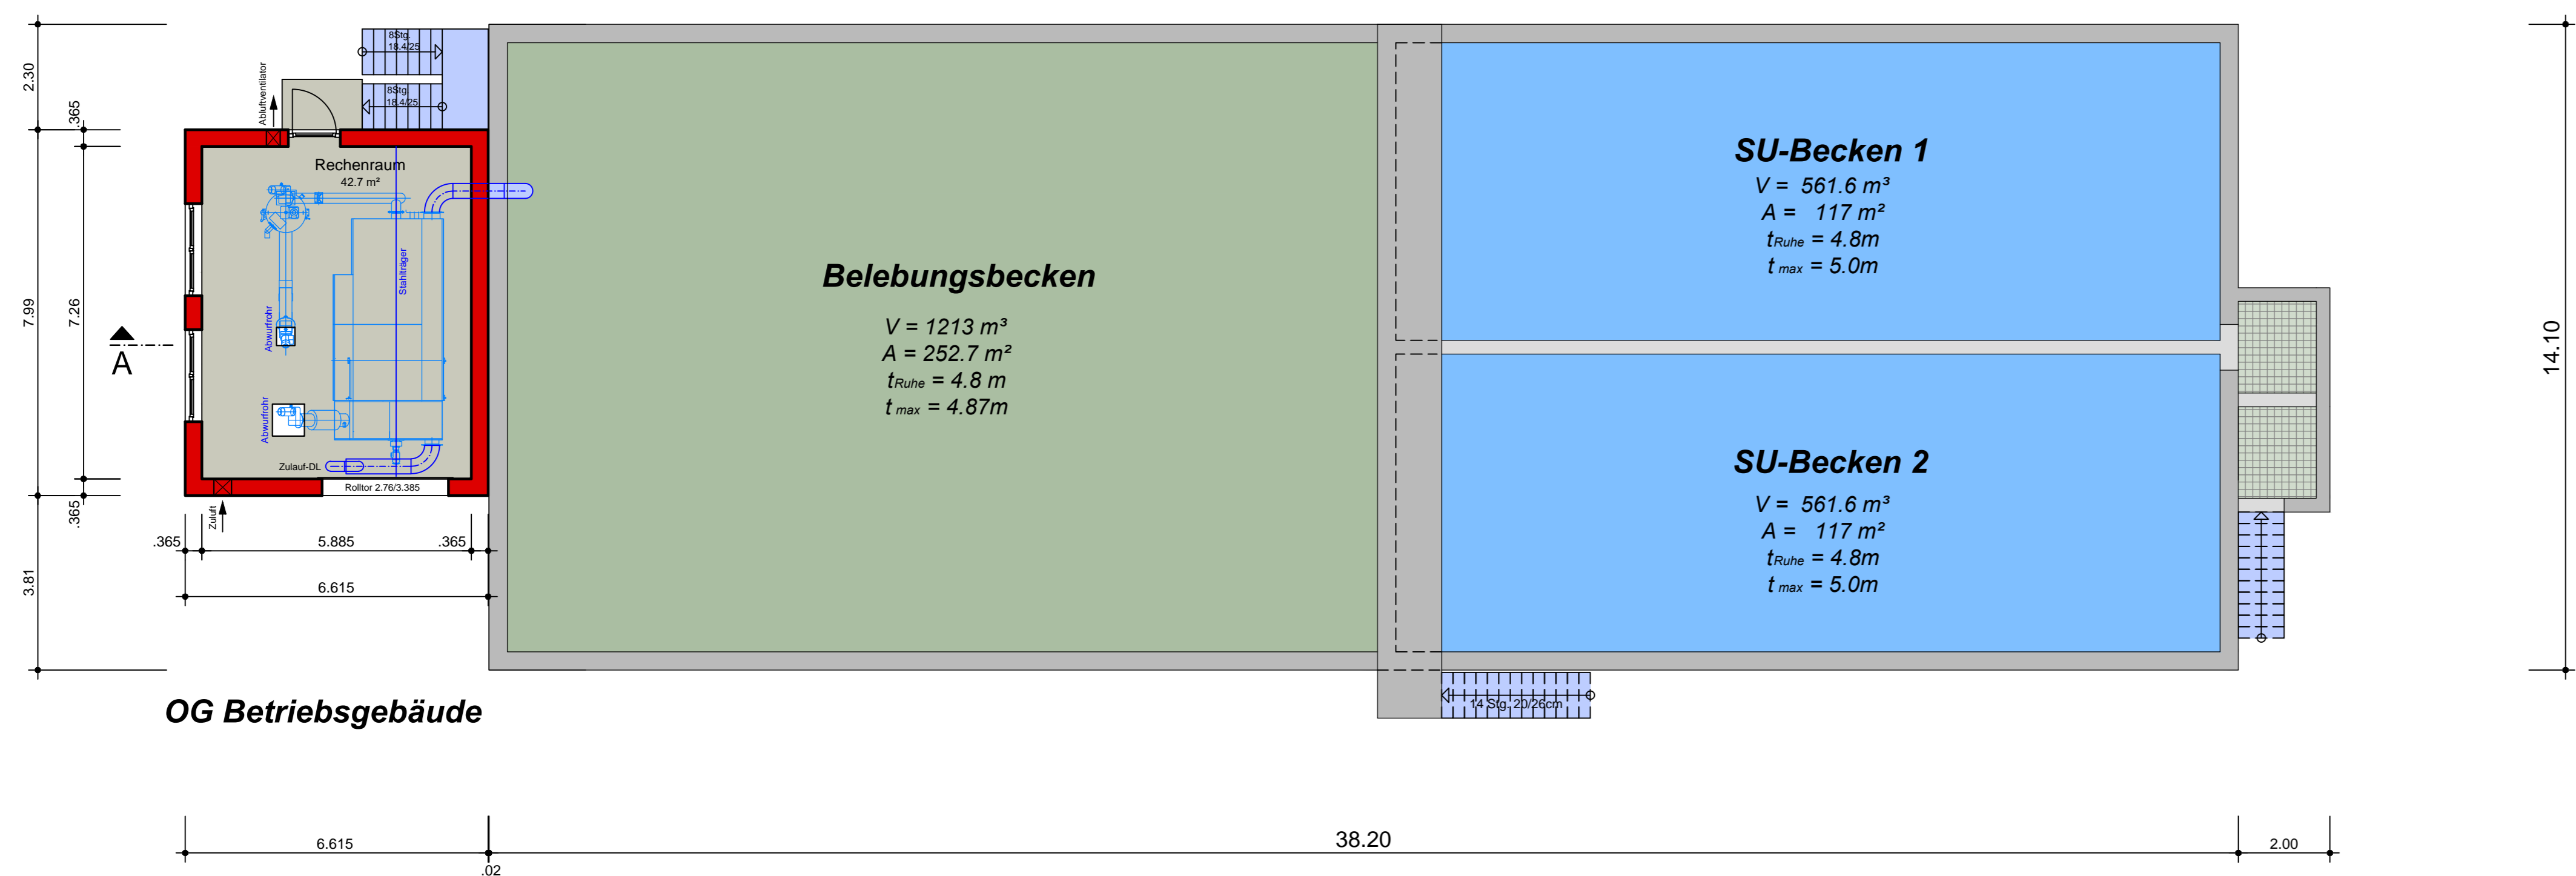

Schnitt D-D

EG Betriebsgebäude / Grundriss BIOCOS-Becken

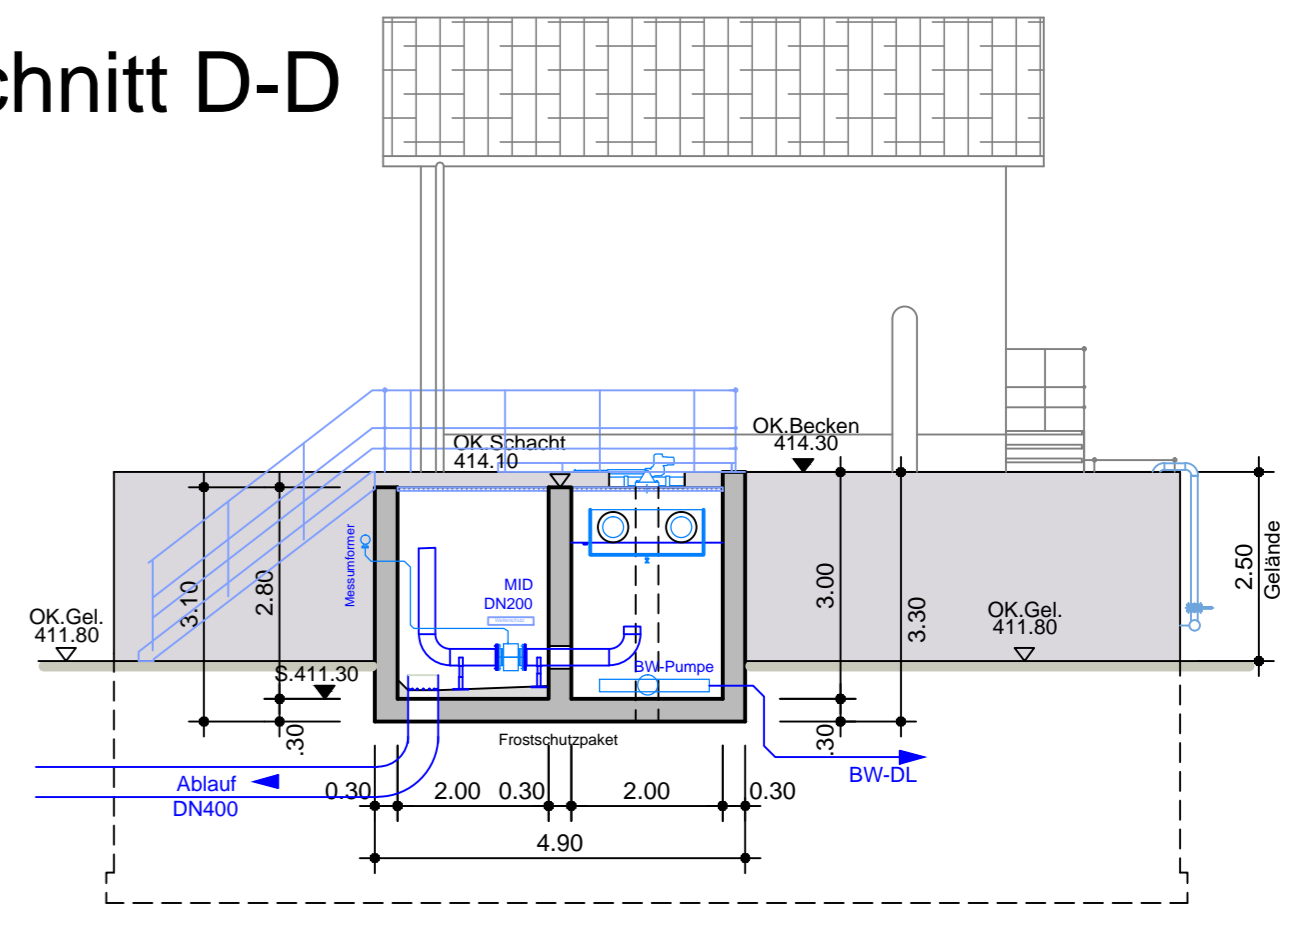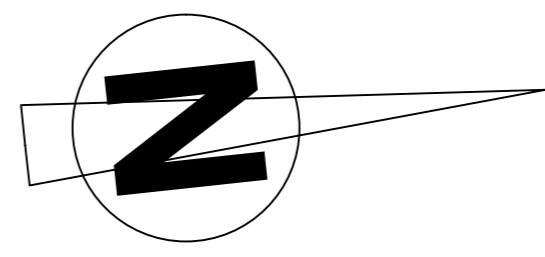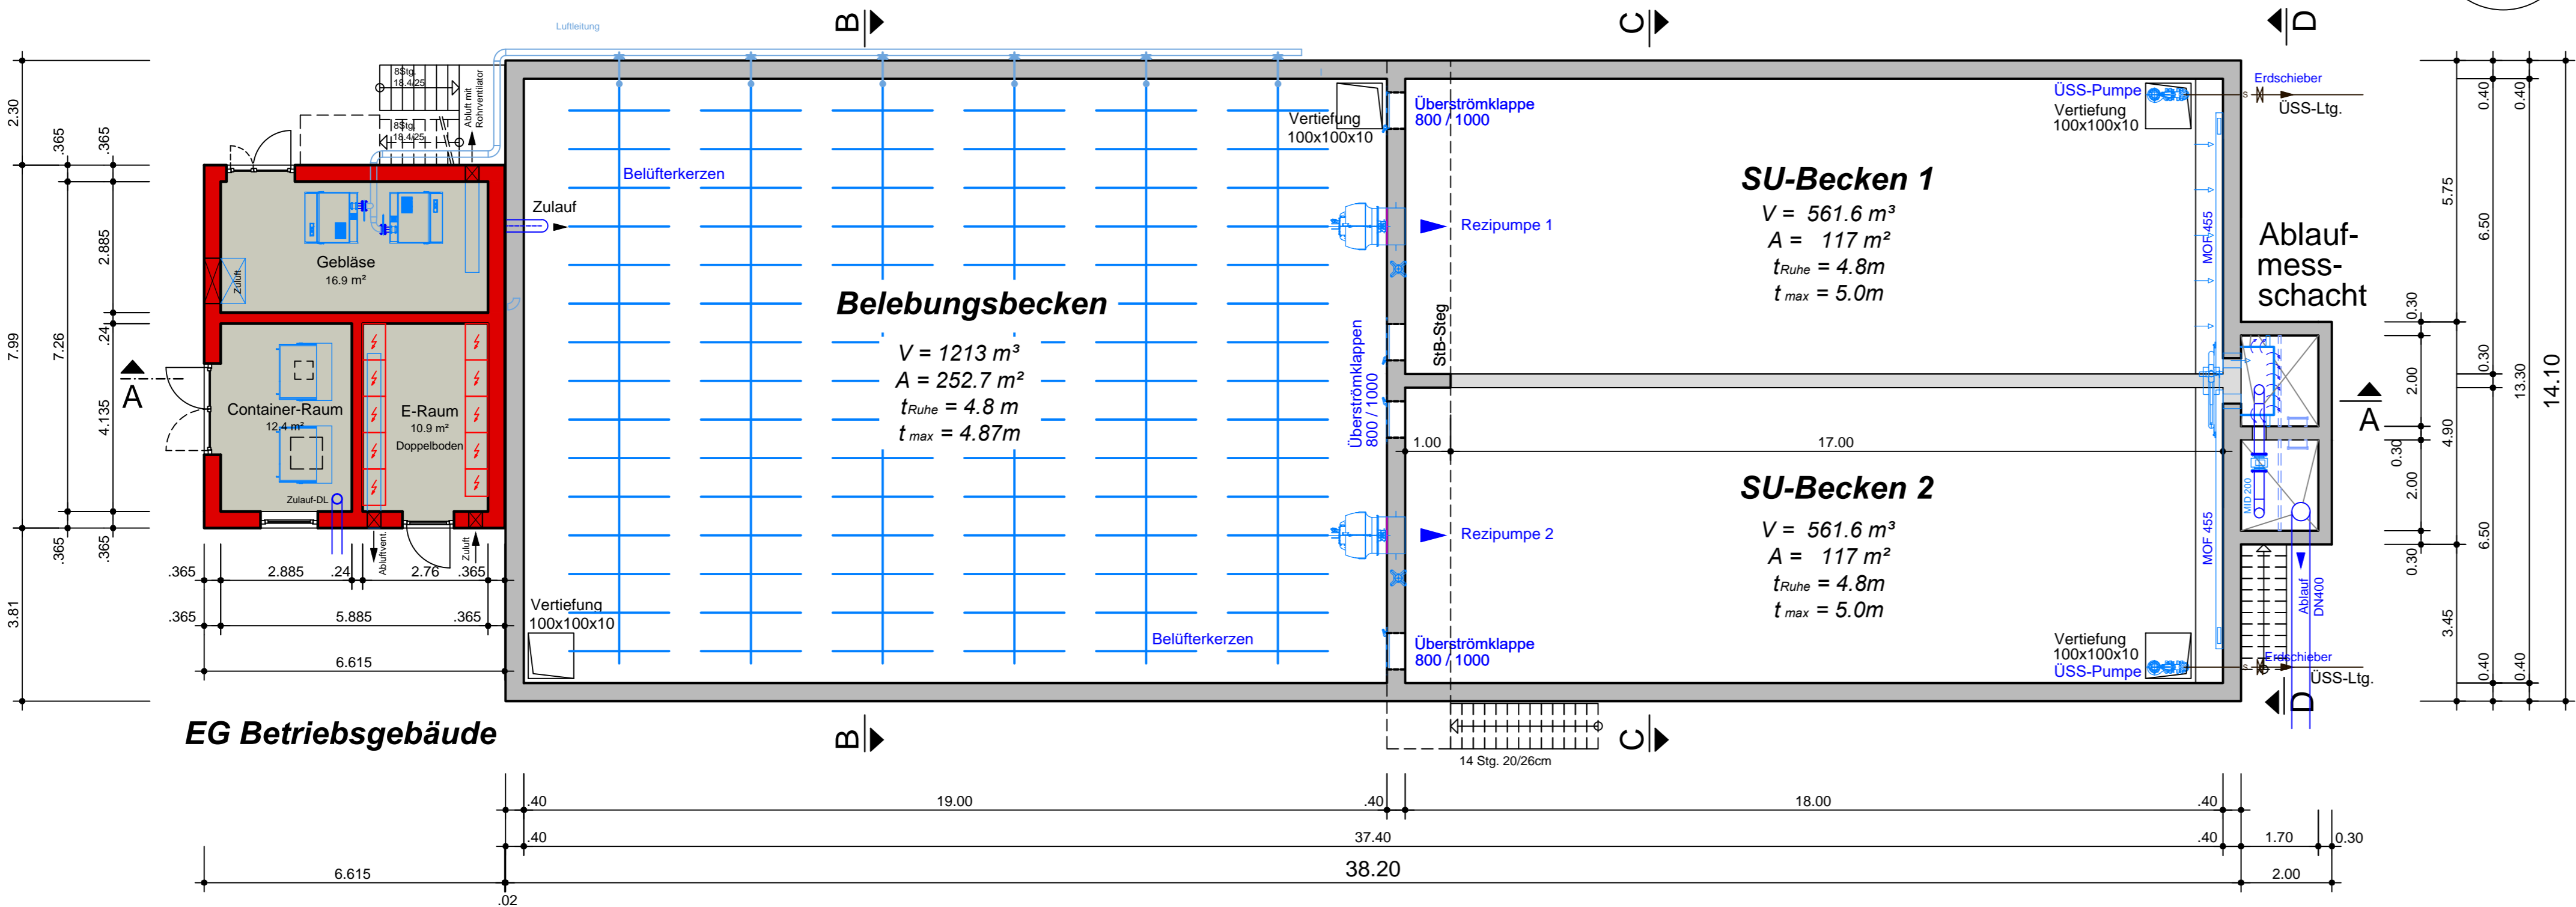

**INGENIEURBÜRO RINNER**

BAUVORHABEN  
**Neubau der Kläranlage Hirschhorn mit Belebungsbecken, Nachklärung, 2 Schlamm Speicherbecken und Betriebsgebäude**

BAUHERR  
**Markt Wurmansquick**  
 Marktplatz 30  
 84329 Wurmansquick

BAUORT  
 Gemeinde Wurmansquick  
 OT Hirschhorn  
 Landkreis Rottal-Inn

PLANNHALT  
**Grundrisse, Schnitte, Ansichten**

MAßSTAB  
**1 : 100**

ENTWURFSVERFASSER  
**Ingenieurbüro Rinner**  
 Burg 3 - 84332 Hebertsrieden  
 Telefon: 0 87 26 / 91 03 64  
 Telefax: 0 87 26 / 91 03 65  
 eMail: info@ib-rinner.de  
 Homepage: www.ib-rinner.de

PLANNUMMER  
**2**

GEZEICHNET AM	NAME
09.11.2017	AN.R.
GEPROFT AM	NAME
09.11.2017	AN.R.

NR.	ÄNDERUNGEN	GEANDERT AM	NAME